


LEGENDA:  
— projektowane przyłącze ciepłownicze niskoparametrowe do budynku przy ul. Czarnia 41

ORIENTACJA

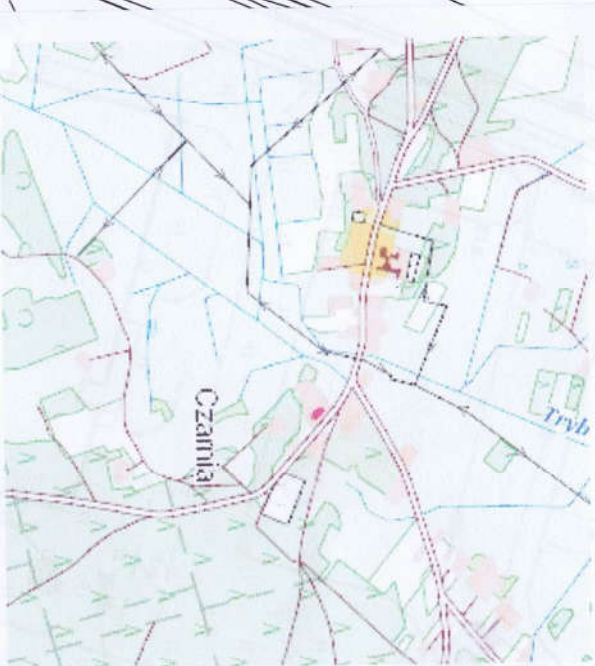

Skala 1 : 25000

MAPA DO CELÓW PROJEKTOWYCH

Oznaczenie kancelaryjne zgłoszenia pracy geodezyjnej	Zgł: GBN 6642.937.2019
Miejscowość	Czarnia dzika nr.: 222.18/13.78/25
Jednostka ewidencyjna	identyfikator 141502_2 nazwa Czarnia
Obchód ewidencyjny	identyfikator 141502_2.0005 nazwa Czarnia
Skala mapy	1:500
Nazwa układu współrzędnych	przekątnych płaskich wysokości 2000/7 Krośnice 60
Oznaczenie granic obszaru, który był przedmiotem aktualizacji	Wskazanie informacji mapy nie było poprzedzone uzgodnieniem z organem gminnym, który jest uprawniony do wydawania decyzji o pozwoleniu na budowę w granicach planowanego inwestycji.
Oznaczenie informacji o służebności gruntowych mających wpływ na zagospodarowanie gruntów, zlokalizowanych w granicach planowanego inwestycji	Wskazanie informacji mapy nie było poprzedzone uzgodnieniem z organem gminnym, który jest uprawniony do wydawania decyzji o pozwoleniu na budowę w granicach planowanego inwestycji.
Oznaczenie i symbol konturu użytku gruntowego, który nie jest ujętym w bieżącej ewidencji gruntów i budynków	brak
Mapa aktualna na dzień	03.04.2019r
Nazwisko i nazwisko wykonawcy oraz podpis osoby reprezentującej wykonawcę	Imię i nazwisko nr uprawnień oraz podpis osoby uprawnionej, który opracował mapę

USŁUGI GEODEZYJNE  
Marek Niewiadek  
Dzielnia 84, 01-410 Ostrołęka  
tel. 537 115 888  
Regon 146897162 NIP 758-224-38-61

GEODETA  
UPRAWNIONY  
mgr inż. Mirosław Żalutka  
nr ewid. pozw. 9370

Podpisana przez: Ewa Wilińczyk  
GŁÓWNY SPECJALISTA  
w Wydziale Geodezji, Rudowice, 14.04.2019  
I Gospodarki Nieruchomościami

ZMIANA KIERUNKU POBRZEZ  
PROMIEN GĘCIA RUROCIĄGU PEX DUO  
2x DN40/160

PRZEJŚCIE PRZYŁĄCZEM  
CIEPŁOWNICZYM 2x DN40/160  
PEX DUO DO BUDYNKU URZĘDU  
GMINY W TULE JACHTOWNEJ D6

PRZEJŚCIE PRZYŁĄCZEM  
CIEPŁOWNICZYM 2x DN40/160  
PEX DUO DO BUDYNKU SZKOŁY  
W RURZE OŚLOWEJ

PRZEJŚCIE PRZEZ DROGĘ  
W RURZE OŚLOWEJ STALOWEJ  
DN250 L=7mb

PRZYŁĄCZE CIEPŁOWNICZE  
PREIZOLOWANE 2x DN40/160  
(RURA PEX-DUO)

nazwa obiektu	PROJEKT PRZYŁĄCZA CIEPŁOWNICZEGO DO BUDYNKU URZĘDU GMINY CZARNIA	skala	1:500
temat	PROJEKT ZAGOSPODAROWANIA TERENU	rys. nr	S1
adres budowy	Dzielnia nr ewid. 222, 223/3, obchód ewidencyjny: 0005 Czarnia, jednostka ewid. 141502_2 Czarnia		
inwestor	Gmina Czarnia Czarnia 41, 07-431 Czarnia		
projektant	mgr inż. PIOTR MALICKI PDL0057/PWBS/17		
Sprawdzający	mgr inż. MICHAŁ MALICKI PDL0146/PWOS/10		