



PLAN SYTUACYJNO-WYSOKOŚCIOWY  
skala 1:1000

**MAPA DO CELÓW PROJEKTOWYCH**

Oznaczenie kancelaryjne zgłoszenia pracy geodezyjnej	GBN 6642.3145.2019
Województwo	mazowieckie
Powiat	ostrołęcki
Jednostka ewidencyjna	Identyfikator/ nazwa 141502_2_Czarnia
Obszar ewidencyjny	Identyfikator/ nazwa Nr 0008_Rutkowo
Skala mapy	1:1000
Układ współrzędnych	prostokątne płaskich/ wysokości 2000/Kronsztadt 60
Numer godła	7.198.22.03.1.7.199.22.23.1
Oznaczenie granic obszaru, który był przedmiotem aktualizacji	
Stalność granic mającej wpływ na zagospodarowanie gruntów zlokalizowanych w granicach projektowanej inwestycji	brak
Oznaczenie konturu użytku gruntowego, który nie jest używany w bazie danych ewidencyjnych gruntów i budynków	
Arkusze mapy nr. 3	
<b>ZODBYTA UPRAWNIONY</b> inż. <b>Mariusz Olander</b> 12.01.2022	<b>USŁUGI GEODEZYJNE</b> inż. <b>Mariusz Olander</b> 07-430 Myszyce, ul. Gen. J. Szyma 21 NIP: 756-124-49-99 2019.08.29

Oświadczam, że treść mapy na której wykonano niniejszy projekt zagospodarowania terenu jest identyczna z treścią mapy do celów projektowych, wydanej przez:

STAROSTĘ OSTROŁECKIEGO

Identyfikator ewidencyjny materiału: P.1415.2019.3153

Data wpisania do ewidencji: 11.09.2019r.

ZA ZGODNOŚĆ Z ORYGINAŁEM MAPY DO CELÓW PROJEKTOWYCH

podpis projektanta:

- LEGENDA:**
- projektowana sieć wodociągowa
  - odniki sieci wodociągowej wykonane metodą bezwłokową - przewiertem sterowanym
  - projektowane przyłącze wodociągowe - wg odległości odprawa
  - projektowana rura osłonowa
  - projektowana zasada
  - projektowany hydrant p.poz.
  - projektowany węzeł wodociągowy
  - punkt charakterystyczny

Powielaczka się, że niniejszy dokument został opracowany w wyniku prac geodezyjnych i kartograficznych, których rezultatem jest opracowanie mapy do celów projektowych, wykonanej zgodnie z zasadami geodezyjnymi i kartograficznymi.

Organ prowadzący państwowy urząd geodezyjny i kartograficzny

Identyfikator ewidencyjny materiału: P.1415.2019.3153

Data wpisania do ewidencji: 11.09.2019r.

Starosta Ostrołęcki


Z up. STAROSTY

Ewa Kozłowska

GŁÓWNY SPISZCZKA

w Wydziale Geodezji, Budownictwa i Gospodarki Nieruchomościami

<b>FISANIC</b>		FISANIC Jacek Żebrowski	
INŻYNIERIA ŚRODOWISKA		ul. Nowomiejska 11a, 07-410 Ostrołęka	
INWESTOR:		GMINA CZARNIA Czarnia 41, 07-431 Czarnia	
Tytuł:		BUDOWA SIECI WODOCIĄGOWEJ W MIEJSCOWOŚCI RUTKOWO, CZARNIA W GM. CZARNIA	
Nazwa rys:		PLAN SYTUACYJNO-WYSOKOŚCIOWY	
ZESPÓŁ PROJEKTOWY	NR UPRAWNIEN	PODPIS	
PROJEKTANT:	mgr inż. Jacek Żebrowski	MAZ/0177/PWOS/05	
SPRZĄDZAJĄCY:	mgr inż. Grzegorz Gorczyński	MAZ/0195/PWOS/06	
UPRAWNIENIA BUDOWLANE DO PROJEKTOWANIA I KIEROWANIA ROBOTAMI BUDOWLANymi BEZ OGRANICZEŃ W SPECJALNOŚCI			
INSTALACJA W ZAKRESIE SIECI INSTALACJA I URZĄDZENIA OPERACYJNE, MONTAŻOWE, SŁABOWNY, WODOCIĄGOWY I KANALIZACYJNY			
ZAKRES:	PROJEKT BUDOWLANY	SKALA:	1:1000
BRANŻA:	SANITARNA	DATA:	czerwiec 2020
			RYŚ NR.: 16

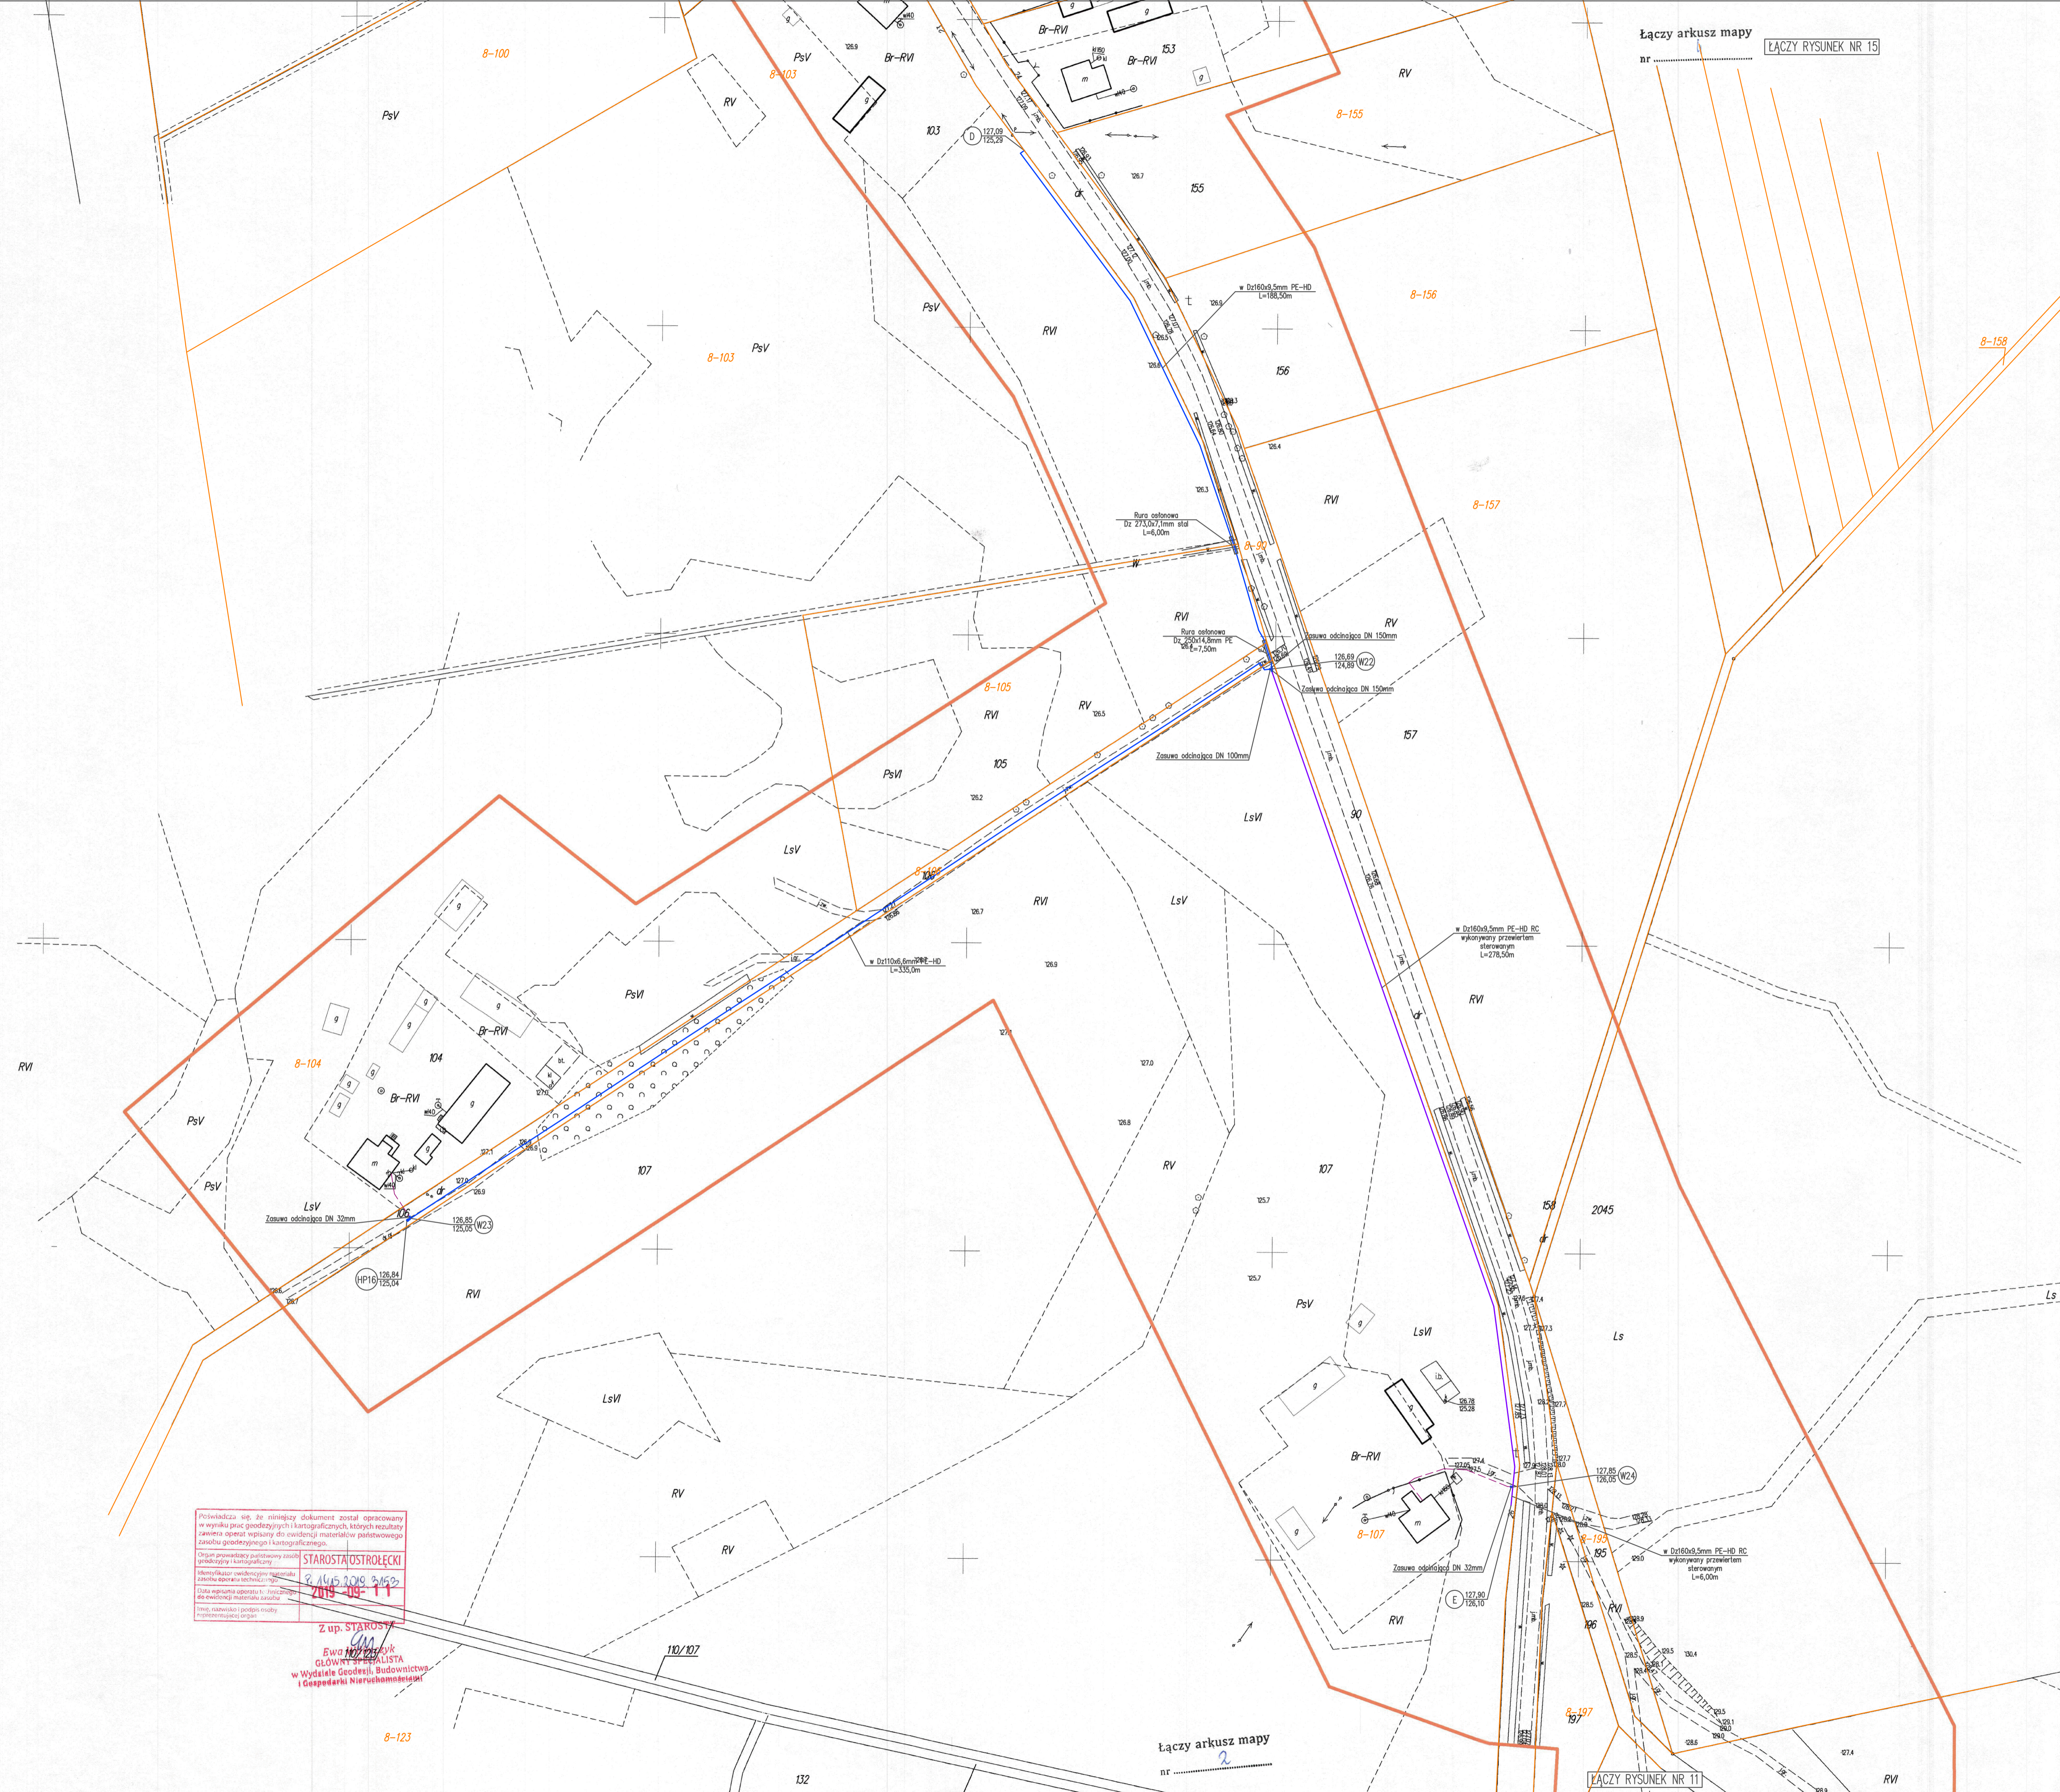

Łączy arkusz mapy nr ..... ŁĄCZY RYSUNEK NR 15

Łączy arkusz mapy nr 2

ŁĄCZY RYSUNEK NR 11