

MAPA DO CELÓW PROJEKTOWYCH	
Oznaczenie kancelaryjne zgłoszenia pracy geodezyjnej	GBN.6642.3314.2019
Województwo	mazowieckie
Powiat	ostrolecki
Jednostka ewidencyjna	Identyfikator/ nazwa 141502_2, Czarnia
Obręb ewidencyjny	Identyfikator/ nazwa Nr 0005, Czarnia
Skala mapy	1:1000
Układu współrzędnych	prostokątnych płaskich/ wysokości 2000/Kronsztadt 60
Numer godła	7.198.22.08.2
Oznaczenie granic obszaru, który był przedmiotem aktualizacji	
Służebności gruntowe mające wpływ na zagospodarowanie gruntów zlokalizowanych w granicach projektowanej inwestycji	nie badano
Oznaczenie konturu użytku gruntowego, który nie jest ujawniony w bazie danych ewidencji gruntów i budynków	brak
<b>GEODETA UPRAWNIONY</b> <b>inż. Mariusz Olender</b> nr uprawnień 20223 2019.09.06 Data, imię i nazwisko wykonawcy, nr uprawnień zawodowych	
<b>USŁUGI GEODEZYJNE</b> <b>inż. Mariusz Olender</b> 07-430 Myszyniec, ul. Gen. Bema 21 NIP 7582017277; tel. 502518542 pieczęć firmowa	

Podważa się, że niniejszy dokument został opracowany w wyniku prac geodezyjnych i kartograficznych, których rezultaty zawiera operat wpisany do ewidencji materiałów państwowego zasobu geodezyjnego i kartograficznego.


Organ prowadzący państwowy zasób geodezyjny i kartograficzny: **STAROSTA OSTROLECKI**

Identyfikator ewidencyjny materiału zasobu operatu technicznego: **P.1415.2019.3171**

Data wpisania operatu technicznego do ewidencji materiału zasobu: **2019-09-12**

Imię, nazwisko i podpis osoby reprezentującej organ: **Z up. STAROSTY**

**Ewa Winiarczyk**  
 GŁÓWNY SPECJALISTA  
 w Wydziale Geodezji, Budownictwa i Gospodarki Nieruchomościami

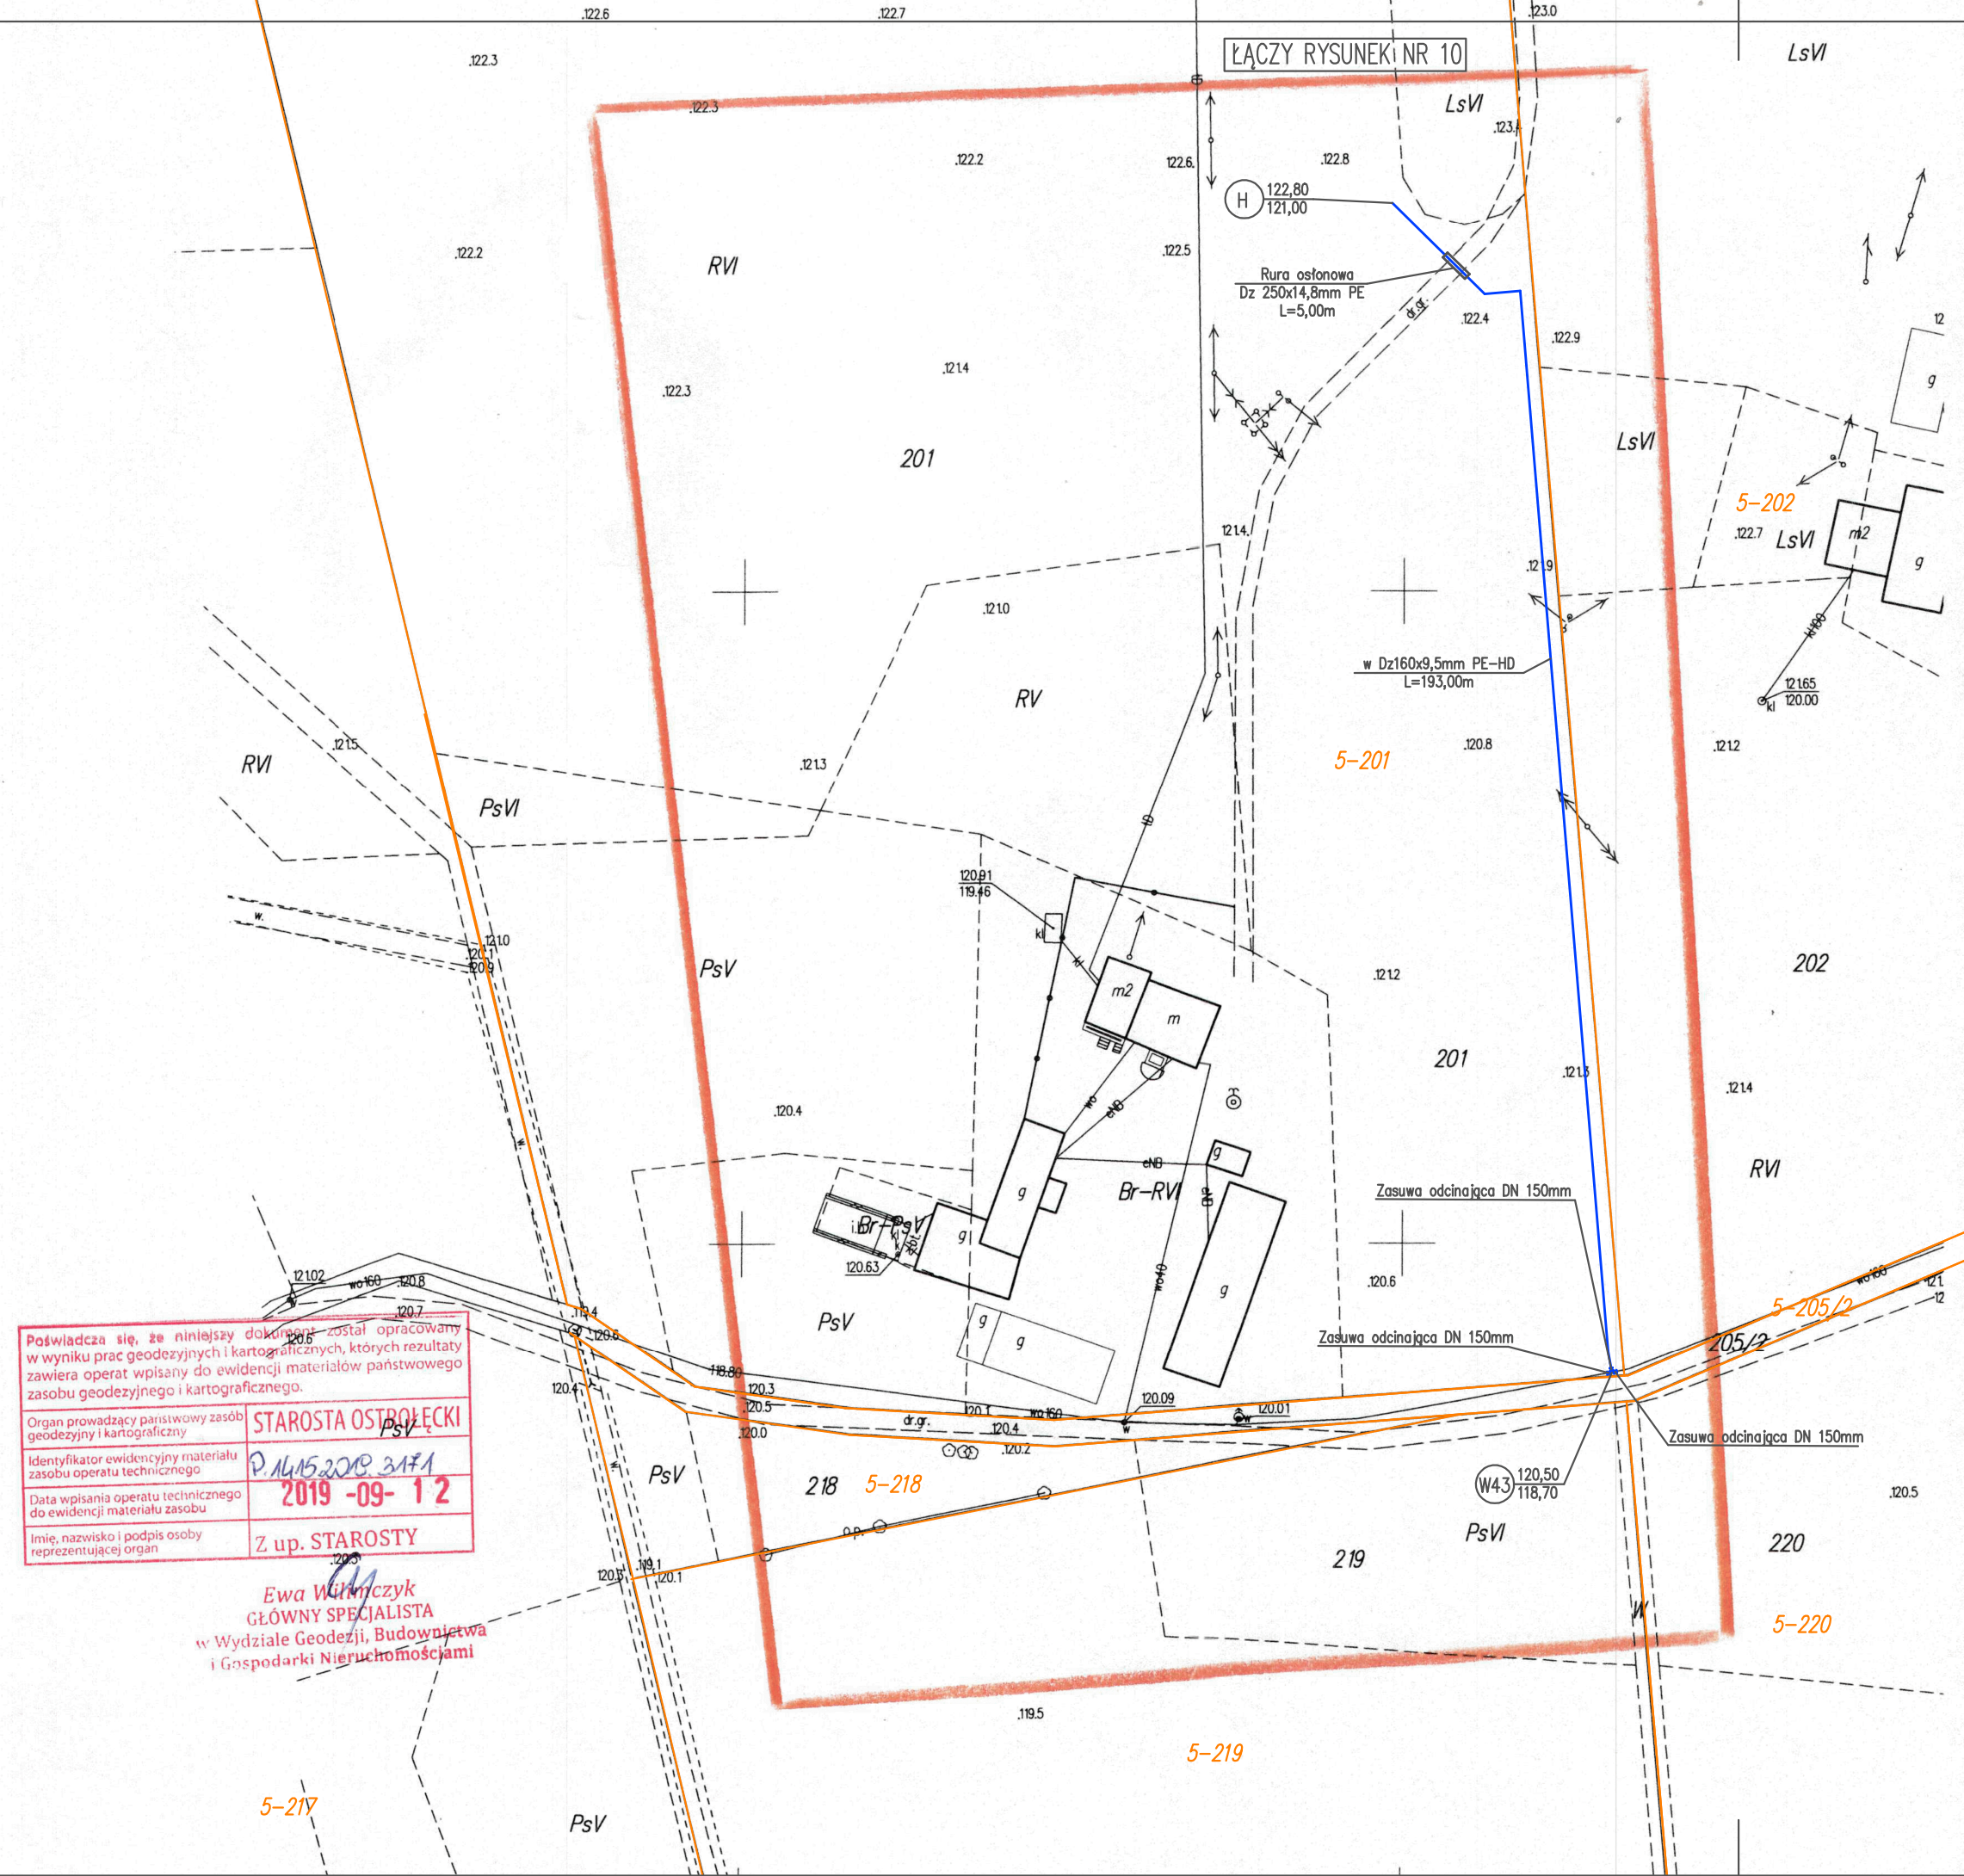

**PLAN SYTUACYJNO-WYSOKOŚCIOWY**  
 skala 1:1000

Oświadczam, że treść mapy na której wykonano niniejszy projekt zagospodarowania terenu jest identyczna z treścią mapy do celów projektowych, wydanej przez:


STAROSTĘ OSTROLECKIEGO

identyfikator ewidencyjny materiału: P.1415.2019.3171

data wpisania do ewidencji: 12.09.2019r.

ZA ZGODNOŚĆ Z ORYGINAŁEM MAPY DO CELÓW PROJEKTOWYCH

podpis projektanta:

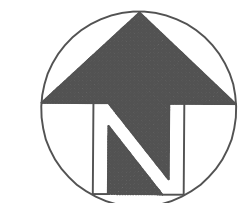

- LEGENDA:**
- projektowana sieć wodociągowa wraz z przyłączami wodociągowymi
  - projektowana rura osłonowa
  - projektowana zasawa
  - projektowany hydrant p.poż.
  - projektowany węzeł wodociągowy
  - punkt charakterystyczny

FISANIT Jacek Żebrowski ul. Nowomiejska 11a, 07-410 Ostrołęka tel.: 503 542 918, NIP: 758-124-49-99 e-mail: fisanit@interia.pl		
INWESTOR: GMINA CZARNIA Czarnia 41, 07-431 Czarnia		
TEMAT: BUDOWA SIECI WODOCIĄGOWEJ W MIEJSCOWOŚCI RUTKOWO, CZARNIA W GM. CZARNIA		
NAZWA RYS: PLAN SYTUACYJNO-WYSOKOŚCIOWY		
ZESPÓŁ PROJEKTOWY	NR UPRAWNIEŃ	PODPIS
PROJEKTANT: mgr inż. Jacek Żebrowski	MAZ/0177/PWOS/05	
SPRAWDZAJĄCY: mgr inż. Grzegorz Gorczyński	MAZ/0195/PWOS/06	
UPRAWNIENIA BUDOWLANE DO PROJEKTOWANIA I KIEROWANIA ROBOTAMI BUDOWLANymi BEZ OGRANICZEŃ W SPECJALNOŚCI INSTALACYJNEJ W ZAKRESIE SIECI, INSTALACJA I URZĄDZEŃ CIEPŁYCH, WENTYLACYJNYCH, GAZOWYCH, WODOCIĄGOWYCH I KANALIZACYJNYCH		
ZAKRES: PROJEKT BUDOWLANY	SKALA: 1:1000	RYS NR.: 9
BRANŻA: SANITARNA	DATA: czerwiec 2020	