




MAPA DO CELÓW PROJEKTOWYCH	
Oznaczenie kancelaryjne zgłoszenia pracy geodezyjnej	GBN.6642.3145.2019
Wzrost	mazowieckie
Powiat	ostrolęcki
Jednostka ewidencyjna	141502_2_Czarnia
Obszary ewidencyjne	Nr 0008_Rutkowo
Skala mapy	1:1000
Układ współrzędnych	prostokątnych płaskich/wysokości
Numer godła	7.199.22:03.1.03.3
Oznaczenie granic obszaru, który był przedmiotem aktualizacji	
Słabełki granitowe mające wpływ na zagospodarowanie granitów zlokalizowanych w granicach projektowanej inwestycji	brak
Oznaczenie konturu zarysu granitowego, który nie jest ujawniony w bazie danych ewidencji granitów i budynków	
Arkusze mapy nr. 2	
<b>GEODETA UPRAWNIONY</b> inż. <b>Mariusz Olsender</b> 1971.03.20.22.25 2019.08.29	<b>USŁUGI GEODEZYJNE</b> inż. <b>Mariusz Olsender</b> 07-400 Myszyńskie, ul. Gen. J. Bema 21 NIP 750-201-72-77, tel. 0 502 818 842

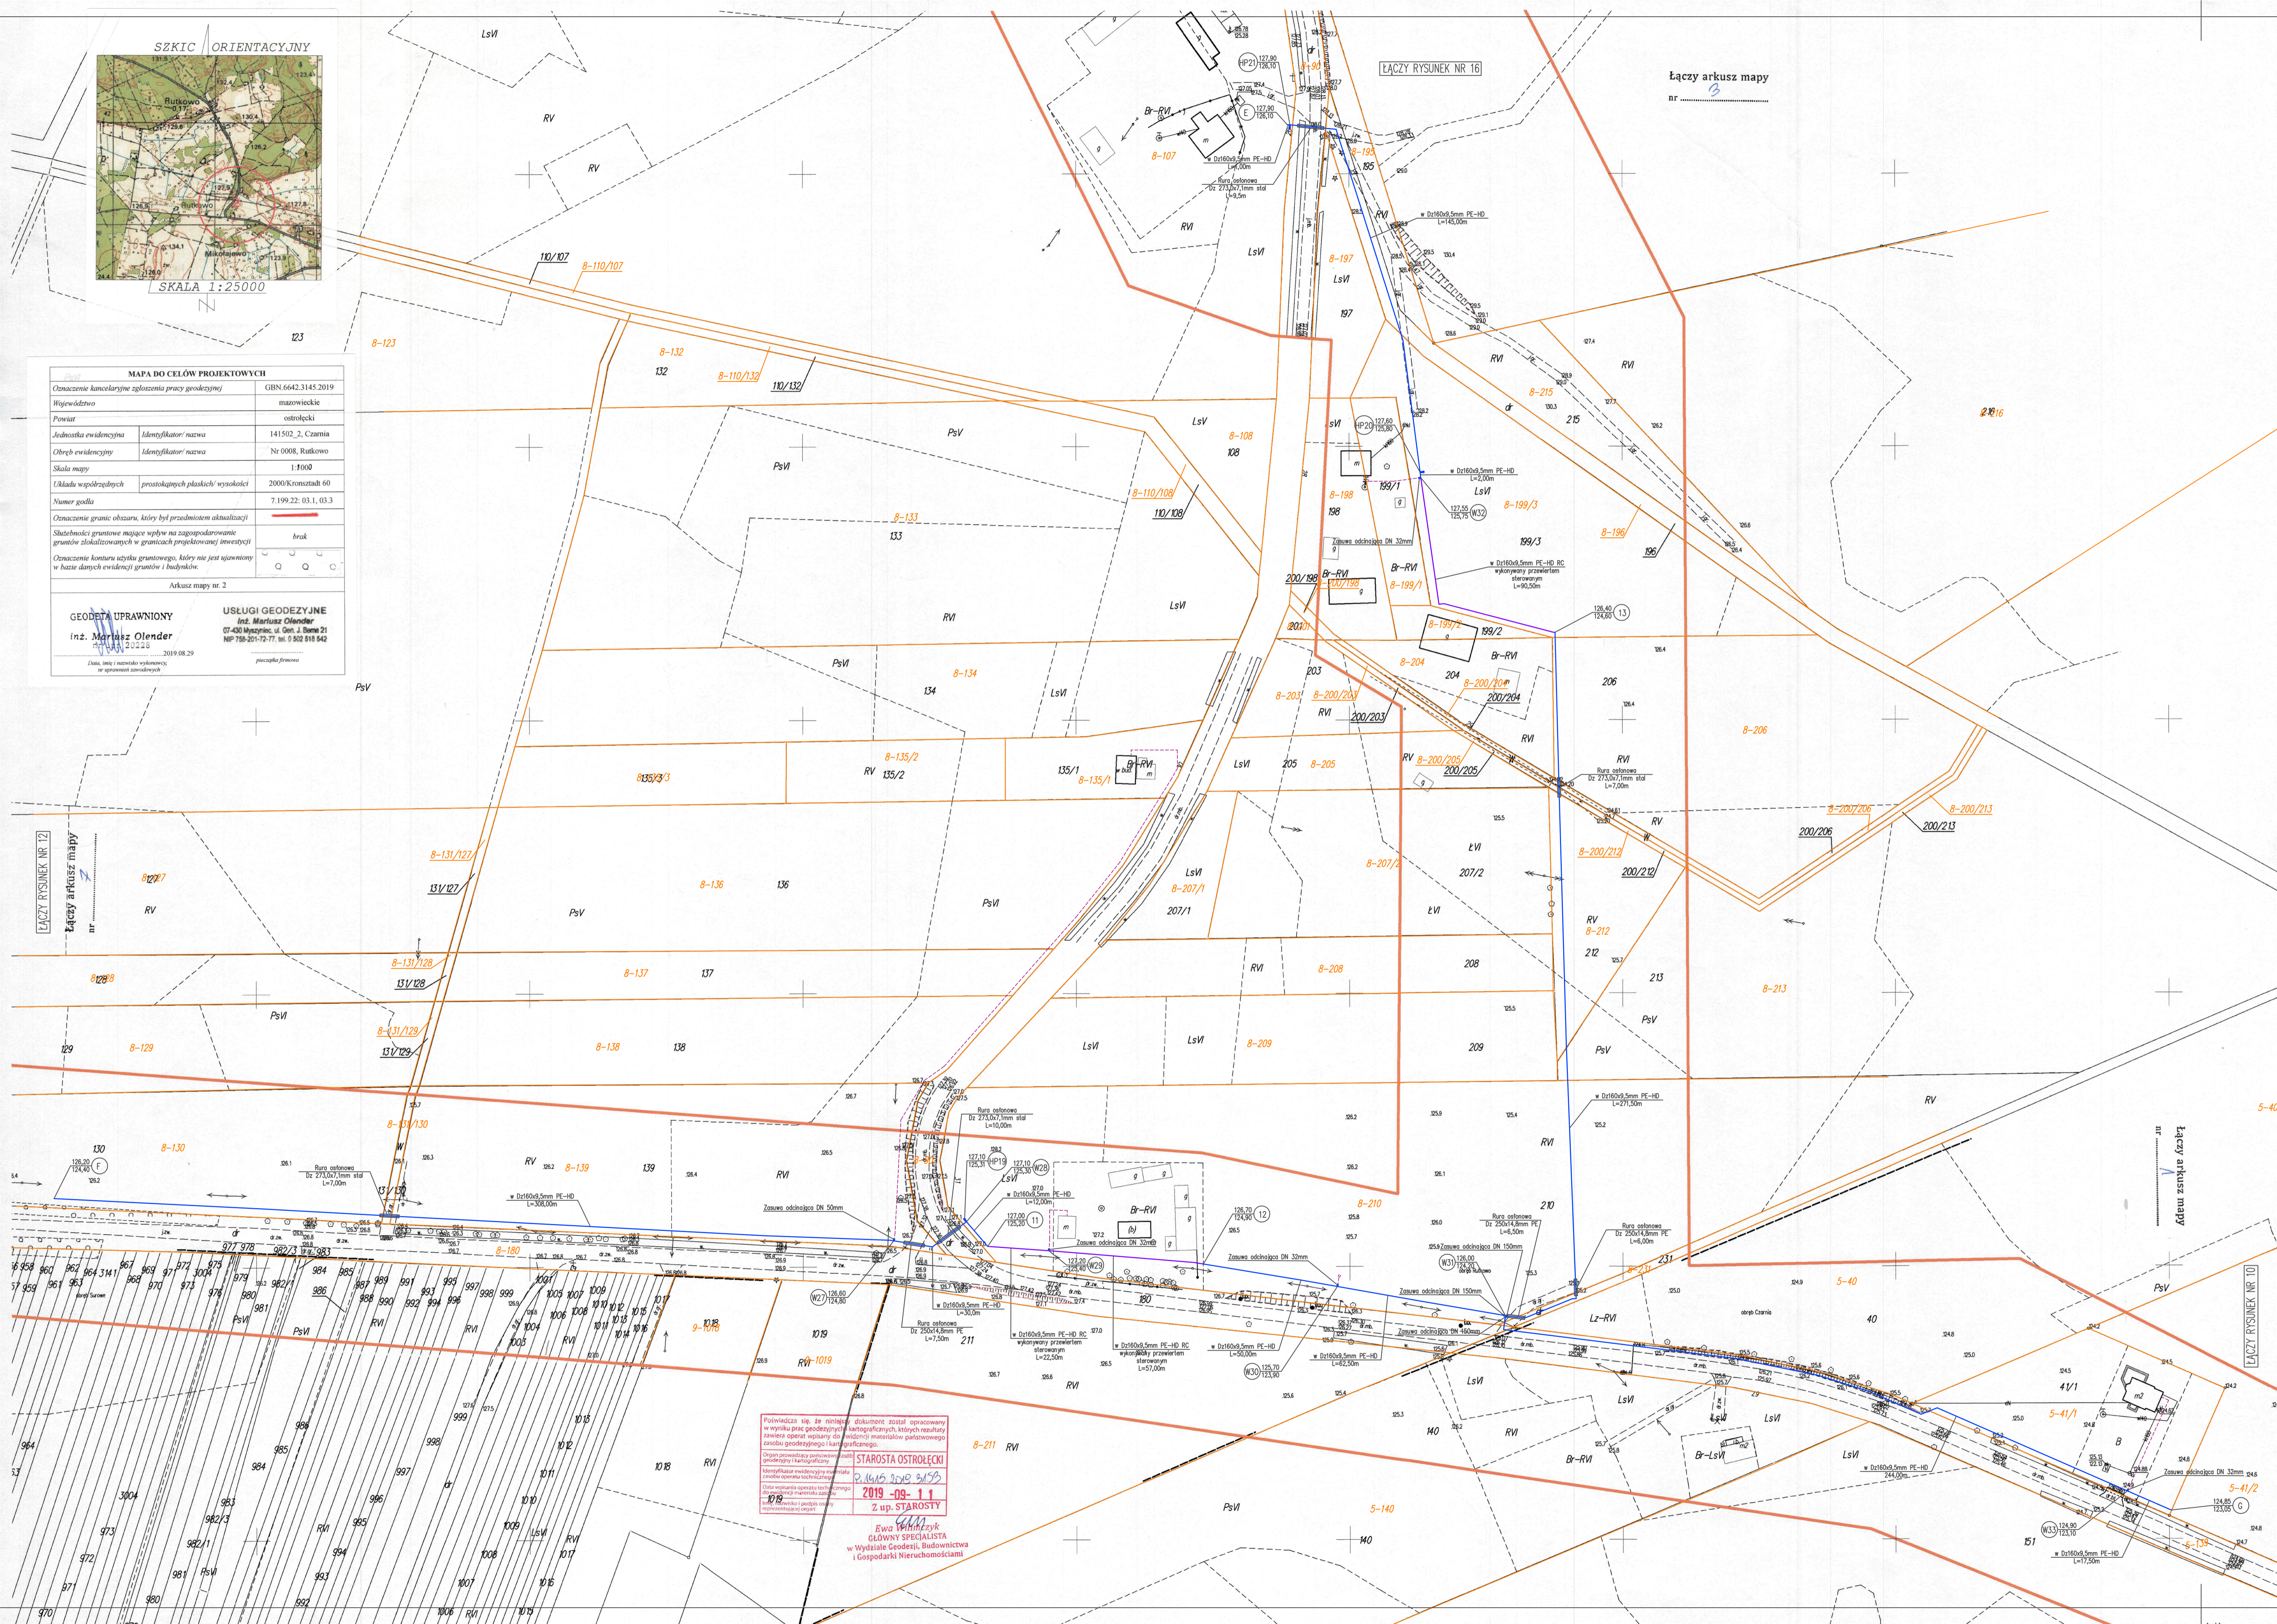

Oświadczam, że treść mapy na której wykonano niniejszy projekt zagospodarowania terenu jest identyczna z treścią mapy do celów projektowych, wydanej przez:

STAROSTĘ OSTROLECKIEGO

Identyfikator ewidencyjny materiału: P.1415.2019.3153

data wpisania do ewidencji: 11.09.2019r.

ZA ZGODNOŚCIĄ Z ORYGINAŁEM MAPY DO CELÓW PROJEKTOWYCH

podpis projektanta:

- LEGENDA:**
- - projektowana sieć wodociągowa
  - - oddzielne sieci wodociągowej wykonywane metodą bezwypadkową - przewiertem sterowanym
  - - projektowane przyłącze wodociągowe
  - - projektowana rura osłonowa
  - + - projektowana zasawa
  - ⊕ - projektowany hydrant p.pod.
  - ⊗ - projektowany węzeł wodociągowy
  - - punkty charakterystyczne

Podpisano się do niniejszego dokumentu został opracowany w wyniku prac geodezyjnych kartograficznych, których rezultatem jest opracowanie mapy do celów projektowych. Materiał ten jest zgodny z aktualnymi danymi geodezyjnymi i kartograficznymi.

Identyfikator ewidencyjny materiału: P.1415.2019.3153

2019-09-11

Z up. STAROSTY

Edyta Winiarczyk  
GŁÓWNY SPECJALISTA  
w Wydziale Geodezji, Budownictwa  
i Gospodarki Nieruchomościami

<b>FISANIC</b>		FISANIC Jacek Zebrowski	
INŻYNIERIA SRODOWISKA		ul. Nowomiejska 11a, 07-410 Ostrołęka	
INWESTOR:		GMINA CZARNIA Czarnia 41, 07-431 Czarnia	
Tytuł:		BUDOWA SIECI WODOCIĄGOWEJ W MIEJSCOWOŚCI RUTKOWO, CZARNIA W GM. CZARNIA	
Nazwa rys.:		PLAN SYTUACYJNO-WYSOKOŚCIOWY	
ZESPÓŁ PROJEKTOWY	NR UPRAWNIEN	PODPIS	
PROJEKTANT: mgr inż. Jacek Zebrowski	MAZ/0177/PWOS/05		
SPRZĄDZAJĄCY: mgr inż. Grzegorz Gorczyński	MAZ/0195/PWOS/06		
UPRAWNIENIE BUDOWLANE DO PROJEKTOWANIA I WYKONANIA ROBÓT BUDOWLANYCH BEZ OGRANICZEŃ W SPECJALNOŚCI INSTALACJA W ZAKRESIE SIECI INSTALACJI I URZĄDZEŃ SEP, WYKONANIE, WYKONANIE I KANALIZACJI			
ZAKRES: PROJEKT BUDOWLANY	SKALA: 1:1000	RYS NR.: 11	
BRANŻA: SANITARNIA	DATA: czerwiec 2020		