


MAPA DO CELÓW PROJEKTOWYCH	
Oznaczenie kancelaryjne zgłoszenia pracy geodezyjnej	GBN 6642.3145.2019
Wziewództwo	mazowieckie
Powiat	ostolecki
Jednostka ewidencyjna	Identyfikator/nazwa 141502_2 Czarnia
Obręb ewidencyjny	Identyfikator/nazwa Nr 0008, Rutkowo
Skala mapy	1:1000
Układu współrzędnych	prostokątnych płaskich/ wysokości 2000/Kronstadt 60
Numer godła	7.198.22: 02.2, 02.4
Oznaczenie granic obszaru, który był przedmiotem aktualizacji	
Słusobność granic mające wpływ na zagospodarowanie	brak
granice zlokalizowanych w granicach projektowanej inwestycji	
Oznaczenie konturu styku granitowego, który nie jest ujawniony w bazie danych ewidencyjnych granic i budynków.	
Arkusze mapy nr. 7	
<b>GEODETA UPRAWNIONY</b> inż. Mariusz Oleśder ul. 20223 2019.08.29 Data, omyc zastąpiła wykonawcy nr uprawnień zawodowych	
<b>USŁUGI GEODEZYJNE</b> inż. Mariusz Oleśder 07-430 Myszyniec, ul. Gen. J. Bema 21 NIP 788-201-72-77, tel. 0 502 818 842	

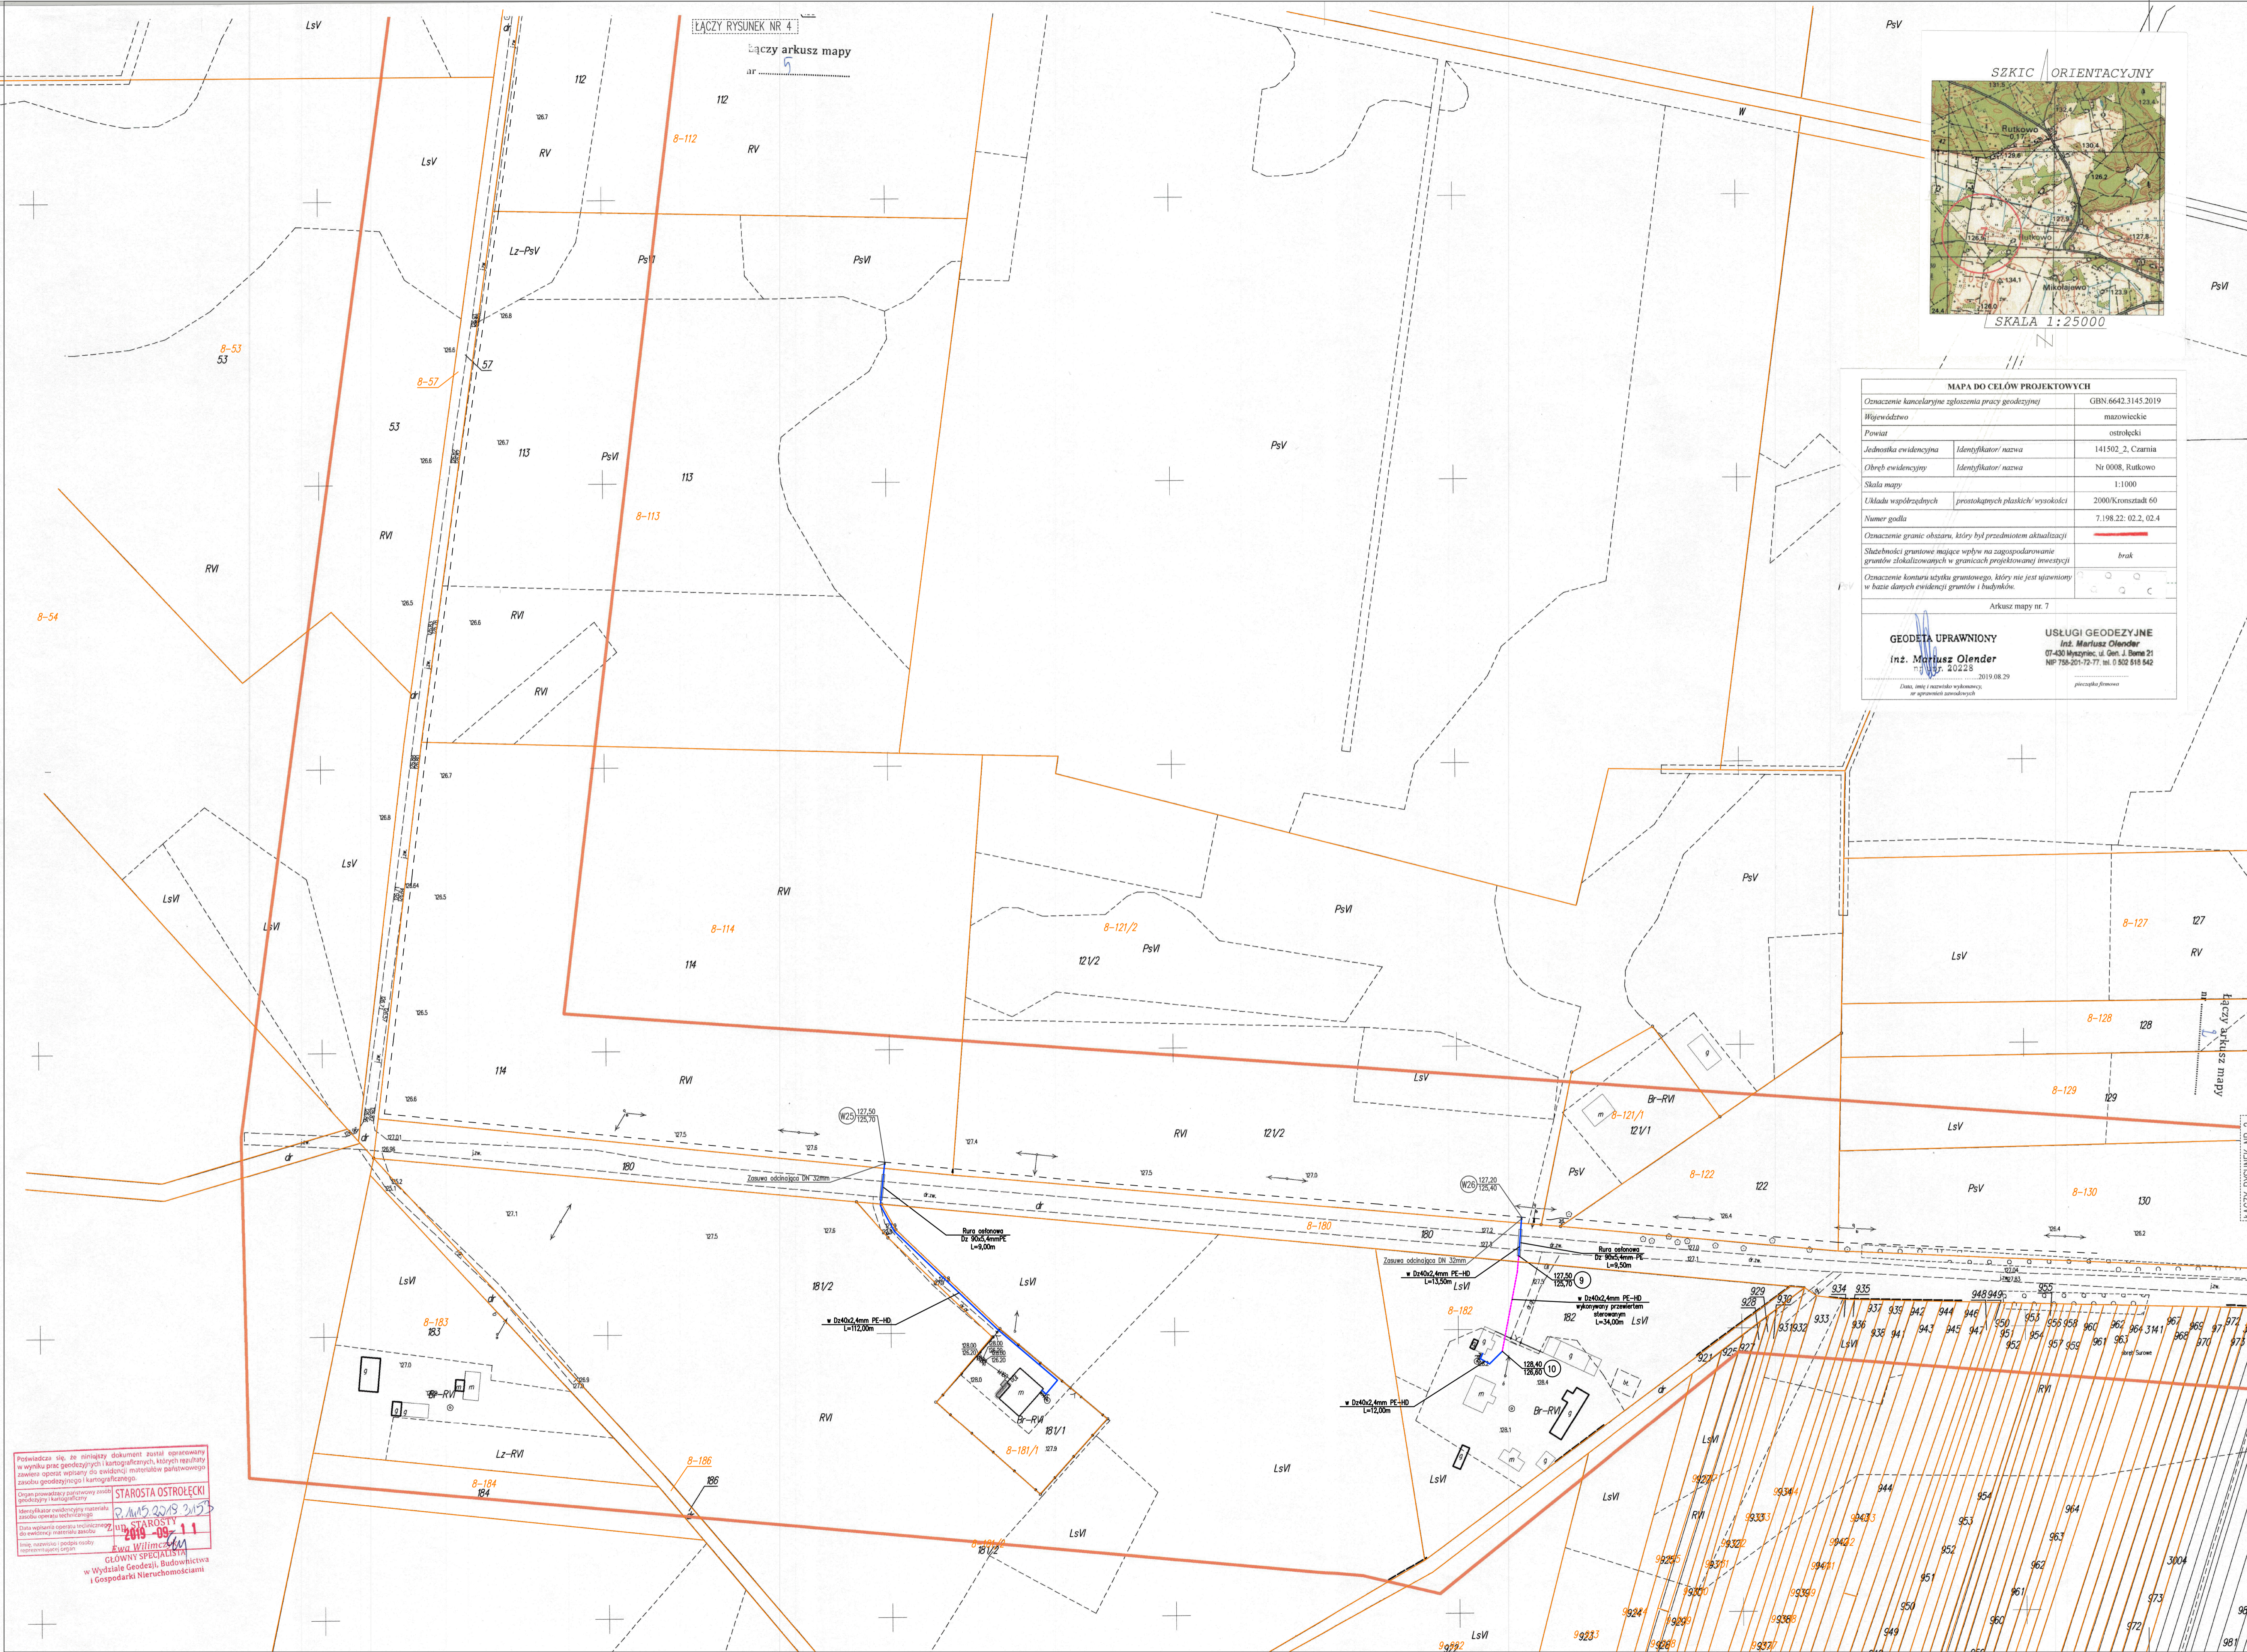

Oświadczam, że treść mapy na której wykonano niniejszy projekt zagospodarowania terenu jest identyczna z treścią mapy do celów projektowych, wydanej przez:

STAROSTĘ OSTOLECKIEGO


Identyfikator ewidencyjny materiału: P.1415.2019.3153

Data wpisania do ewidencji: 11.09.2019r.

ZA ZODPOWIEDZIALNOŚCIĄ Z ORYGINAŁEM MAPY DO CELÓW PROJEKTOWYCH

podpis projektanta:

- LEGENDA:**
- - projektowane przyłącze wodociągowe
  - - projektowane przyłącze wodociągowe wykonane przewodem sterowanym
  - - projektowana sieć wodociągowa, wg odrębnego opracowania
  - - projektowana rura osłonowa
  - - projektowana zosowa
  - ⊕ - projektowany hydrant p.p.o.
  - ⊙ - projektowany węzeł wodociągowy

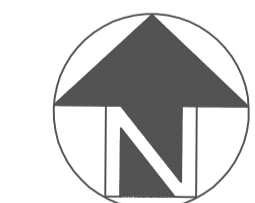

Podlega ona, że niniejszy dokument został opracowany w wyniku prac geodezyjnych i kartograficznych, których rezultaty zawieszono w oparciu o dane ewidencyjne i materiały państwowego zasobu geodezyjnego i kartograficznego.

Starosta Ostolecki  
 R. M. S. 2019.3153  
 2019-09-11  
 Główny Specjalista w Wydziale Geodezji, Budownictwa i Gospodarki Nieruchomościami

<b>FISANIT</b> INŻYNIERIA ŚRODOWISKA e-mail: fisanit@interia.pl		
INWESTOR: GMINA CZARNIA Czarnia 41, 07-431 Czarnia		
TEMAT: BUDOWA SIECI WODOCIĄGOWEJ W MIEJSCOWOŚCI RUTKOWO, CZARNIA W GM. CZARNIA		
NAZWA RYS: PROJEKT ZAGOSPODAROWANIA TERENU		
ZESPOŁ PROJEKTOWY	NR UPRAWNIEN	PODPIS
PROJEKTANT: mgr inż. Jacek Zebrowski	MAZ/0177/PW05/05	
SPRZĄDZAJĄCY: mgr inż. Grzegorz Górczyński	MAZ/0195/PW05/06	
OPRACOWANIE BUDOWANE DO PROJEKTOWANIA I KIEROWANIA PRACAMI BUDOWY BEZ ODRĄCZENIA W SPECJALNOŚCI INSTALACJI W ZAKRESIE SIŁ, ENERGETYKI I URZĄDZENIOWIENIA, WENTYLACJI, OGRZEWANIA, WODOCIĄGOWNICTWA I KANALIZACJI		
ZAKRES: PROJEKT BUDOWLANY	SKALA: 1:1000	RYS NR.: 3
BRANŻA: SANITARNIA	DATA: czerwiec 2020	